
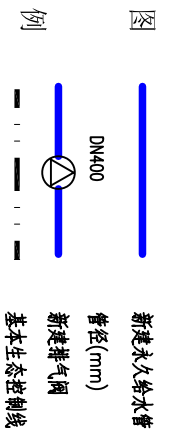


| | |
|-------------|------------------|
| 给水 PLUMBING | 暖通 PASSES WARMLY |
| 建筑 ARCHT. | 机械 MECHANICAL |
| 结构 STRUCT. | 环境 ENVIRONMENT |
| 电气 ELEC. | 燃气 FUJL GAS |

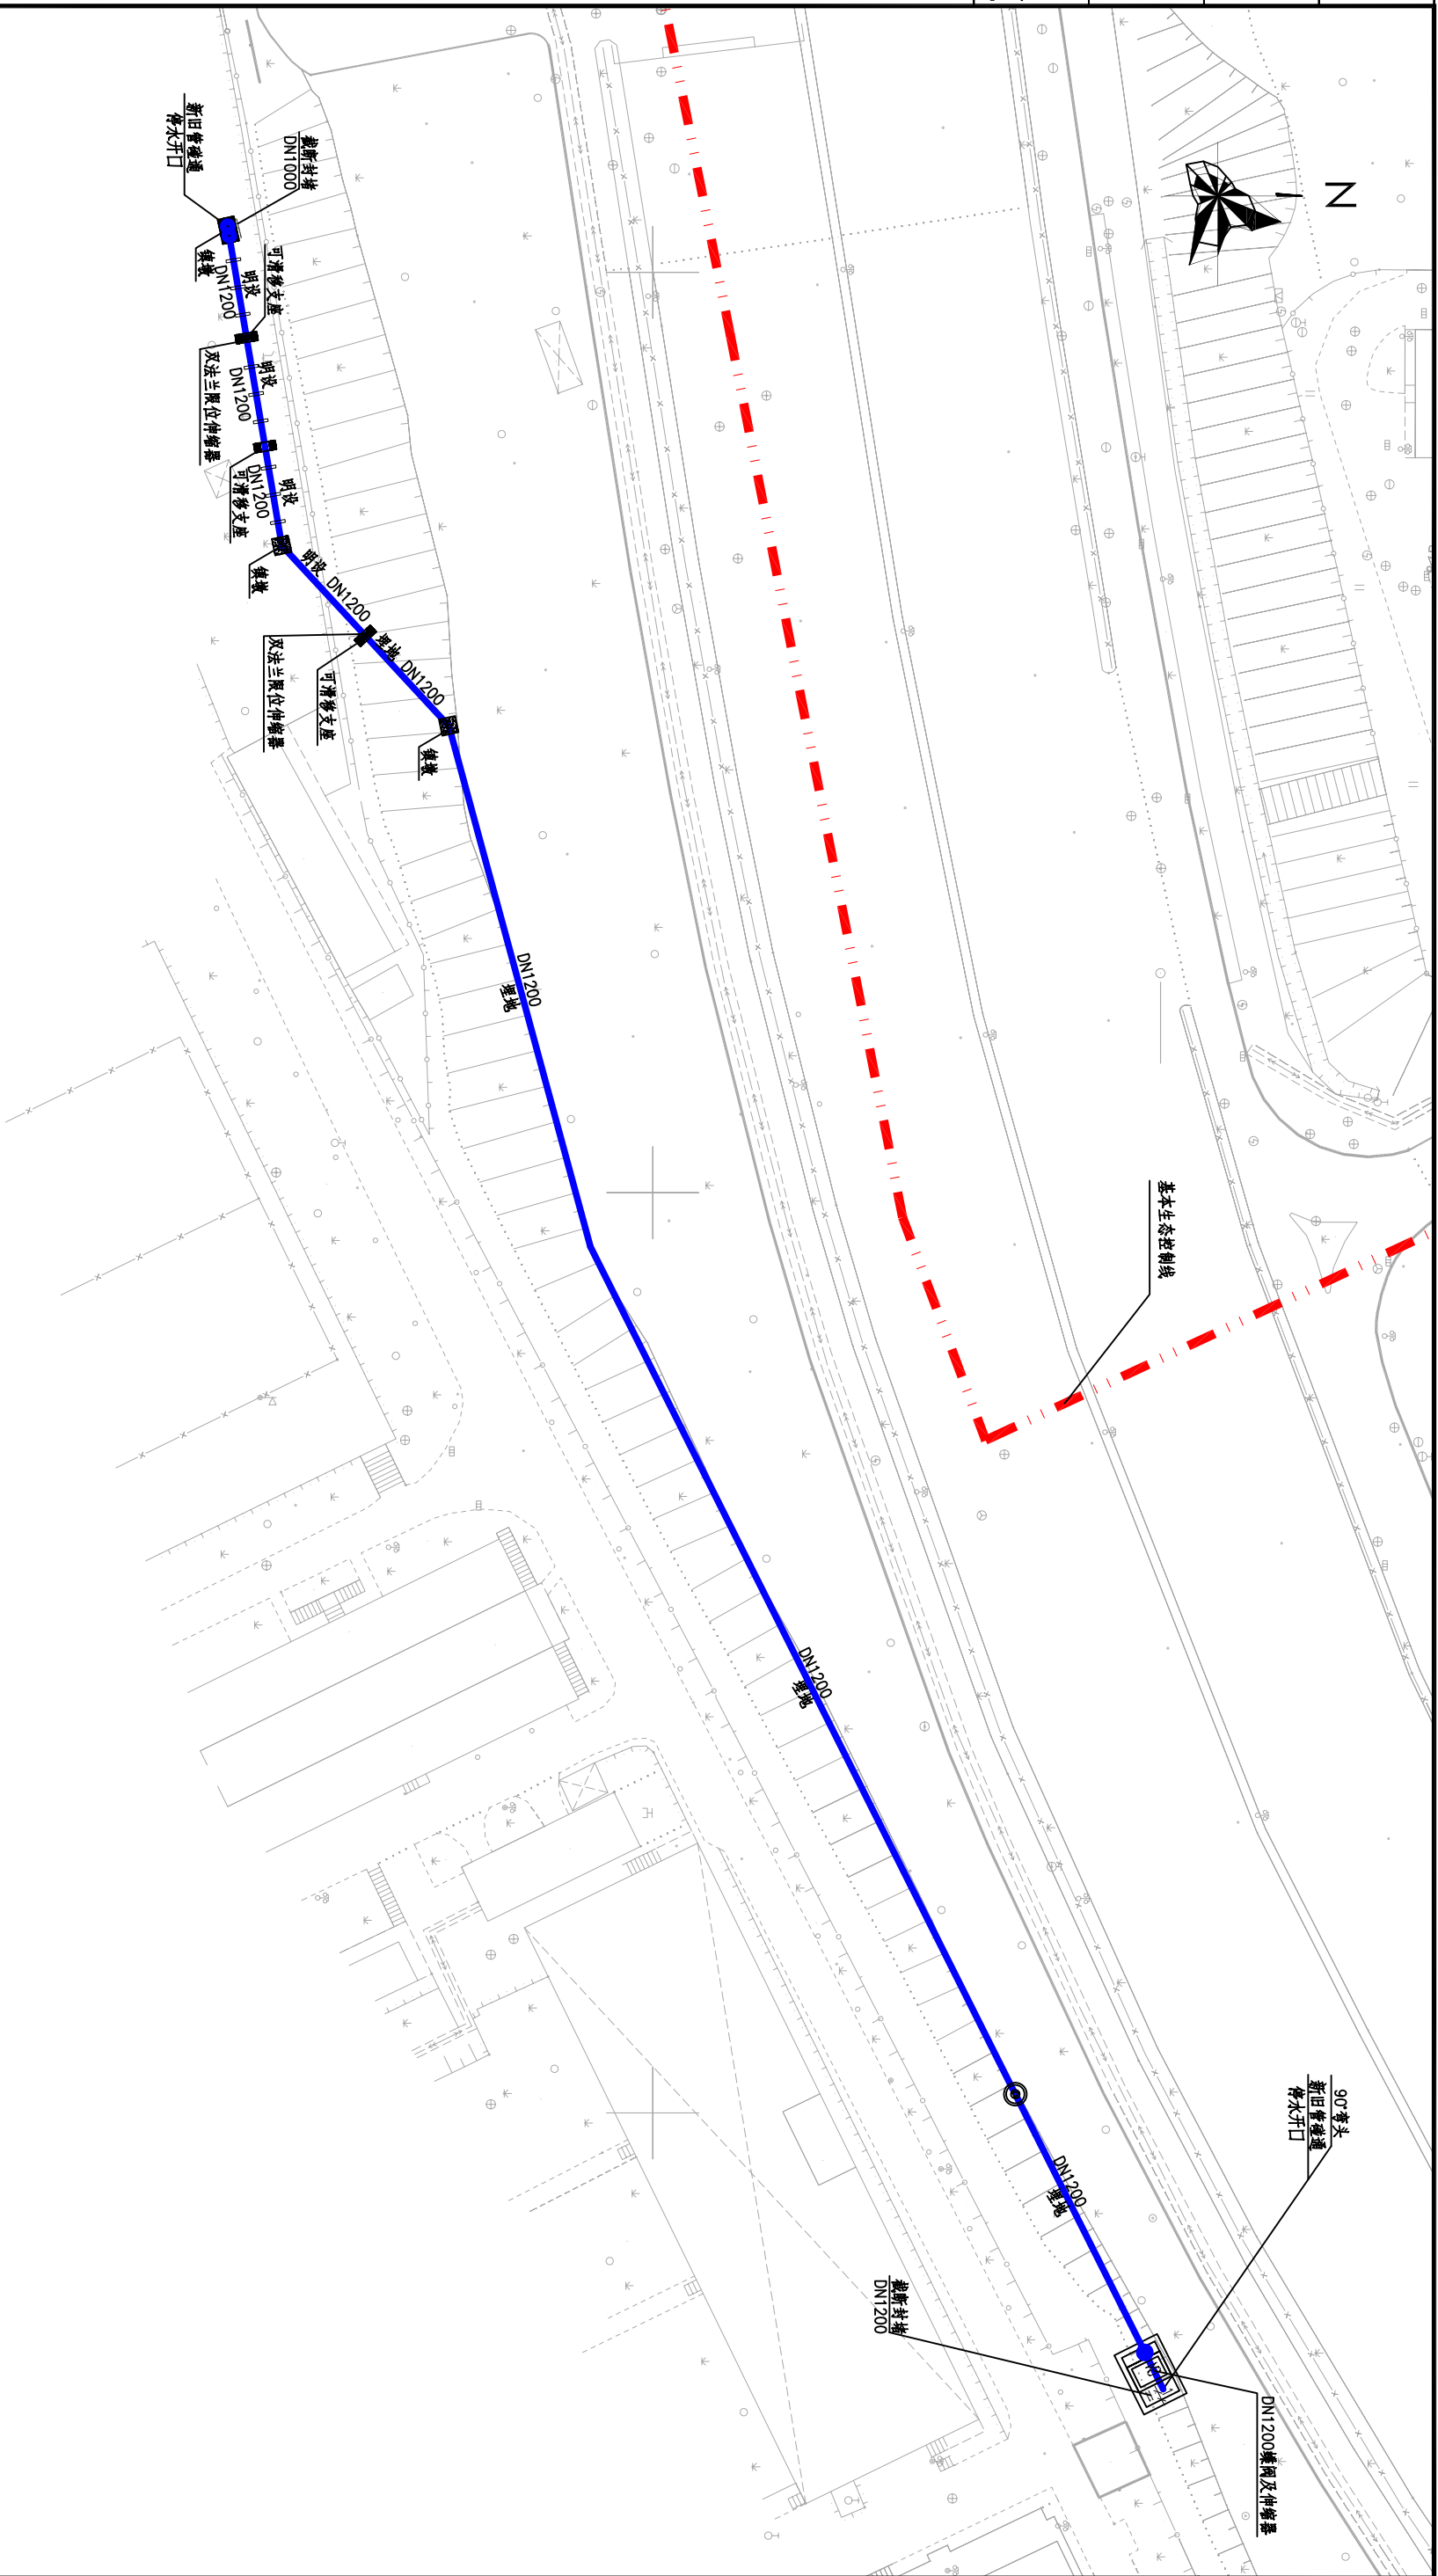

说明:

1. 管径单位为毫米, 其余单位为米。
2. 本工程新建管道全段在基本生态控制线范围内。

| | | | |
|---|---|---|---|
| | | 深圳市福田区梁山水厂出厂管连通工程 给水管道平面布置图 | |
| 审核 APPROVED BY 设计 DESIGNED BY 项目负责人 PROJECT CHIEF 专业负责人 CHIEF DESIGNER | 校核 CHECKED BY 绘图 DRAWING BY 比例 SCALE | 工程编号 PROJECT ID 设计阶段 DESIGN STAGE 图号 DRAWING NO. | 日期 DATE 版本号 REVISION 2017.08 ○ |
| 深圳市利源水务设计咨询有限公司 SHENZHEN LIYUAN WATER DESIGN & CONSULTATION CO., LTD. | | | |